



01ALz配电箱系统图(共计1台)

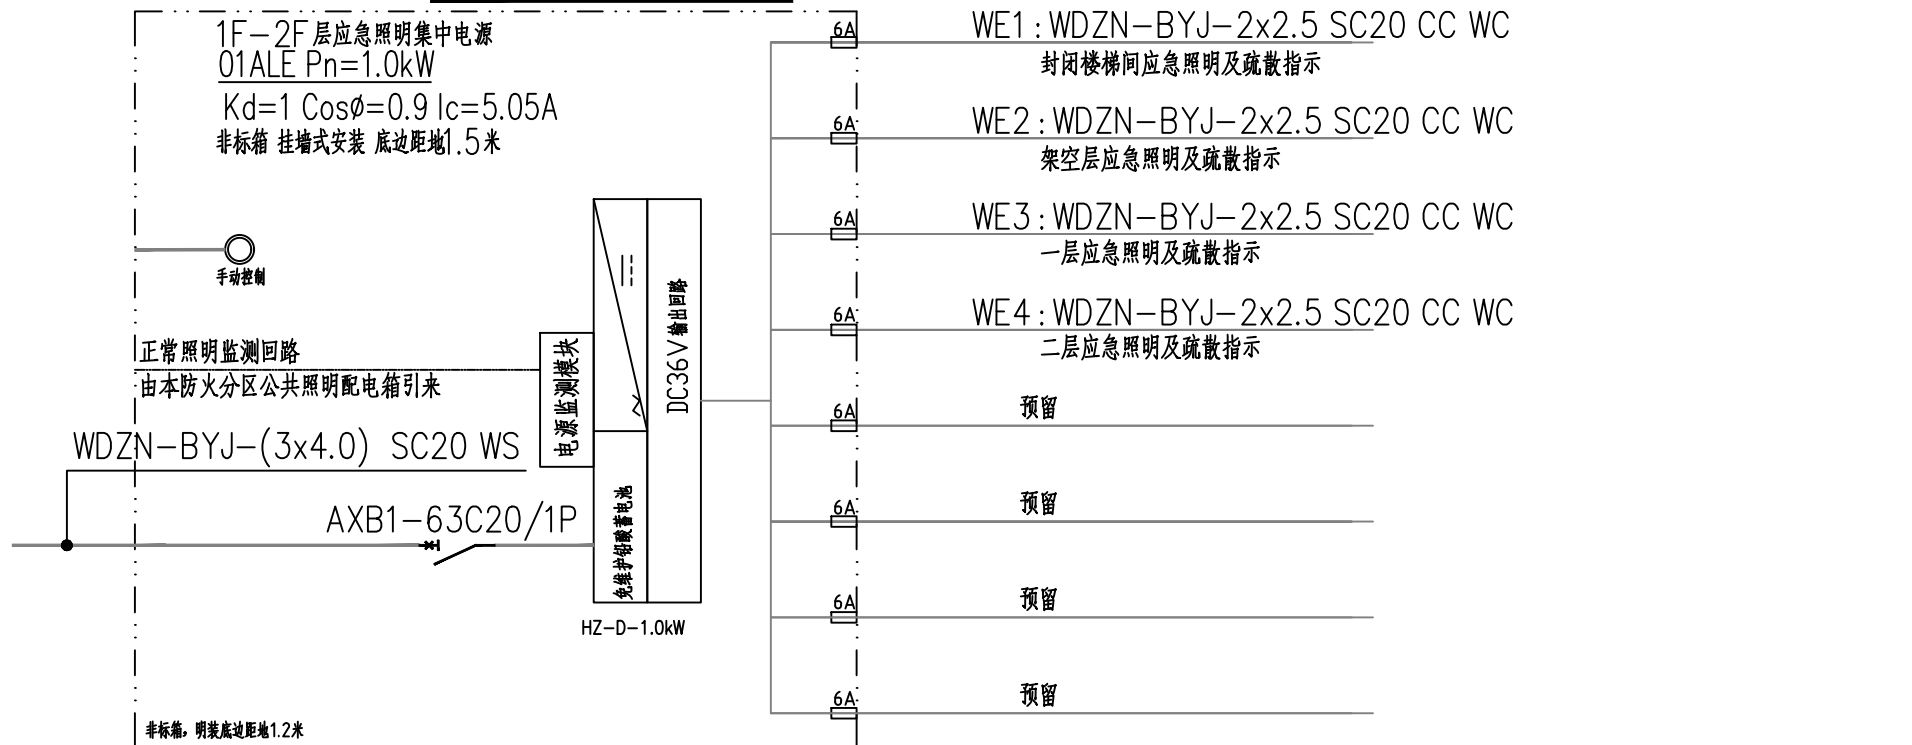


01ALE配电箱系统图(共计1台)

注: 当安装在疏散走道、通道的地面上时, 应符合下列规定:


- 标志灯应安装在疏散走道、通道的中心位置;
- 标志灯的所有金属构件应采用耐腐蚀构件或做防腐处理, 标志灯配电、通信线路的连接应采用密封胶密封;
- 标志灯表面应与地面平行, 高于地面距离不应大于3mm, 标志灯边缘与地面垂直距离高度不应大于1mm。

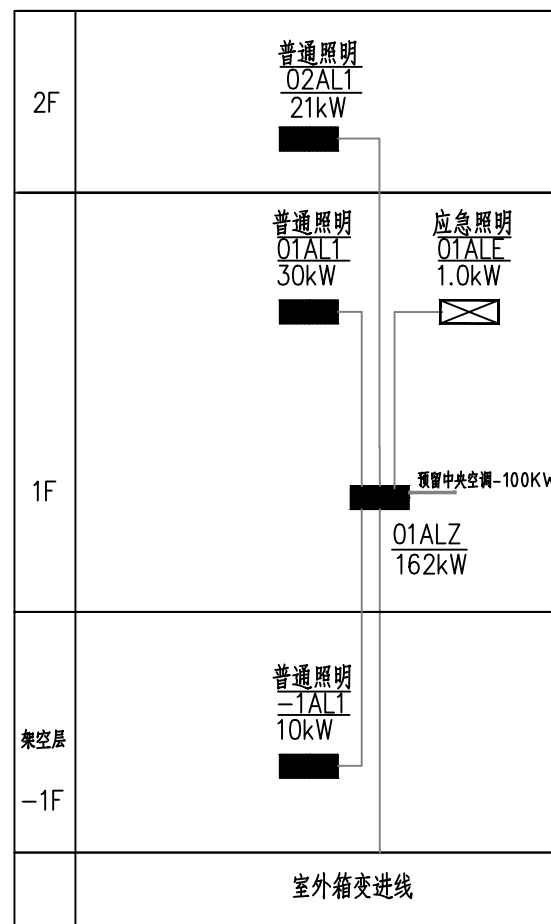


竖向干线系统图

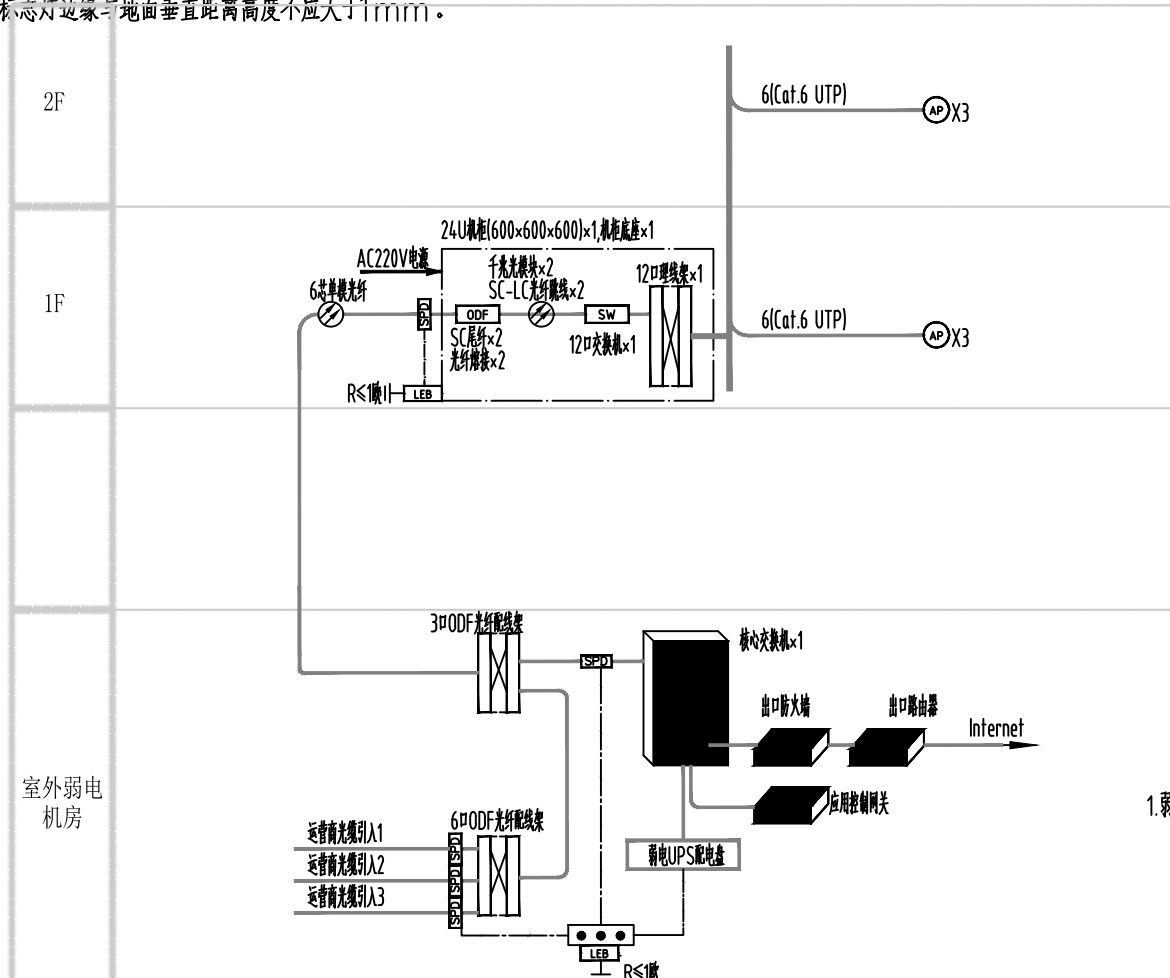


网络布线系统图

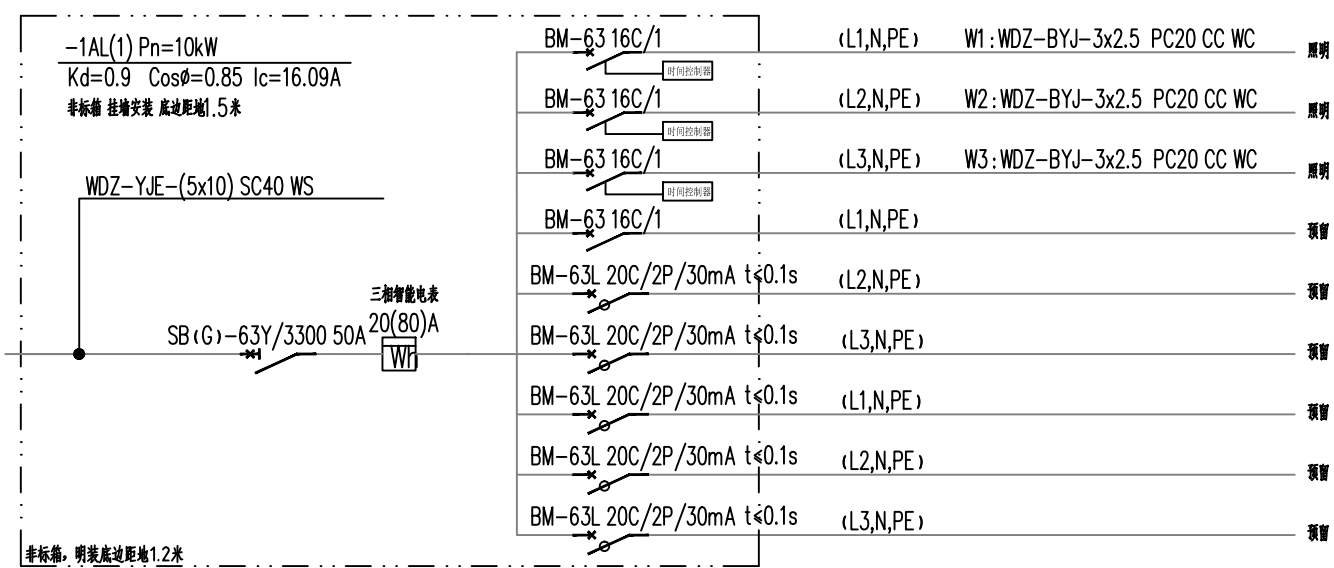

-1AL1配电箱系统图(共计1台)

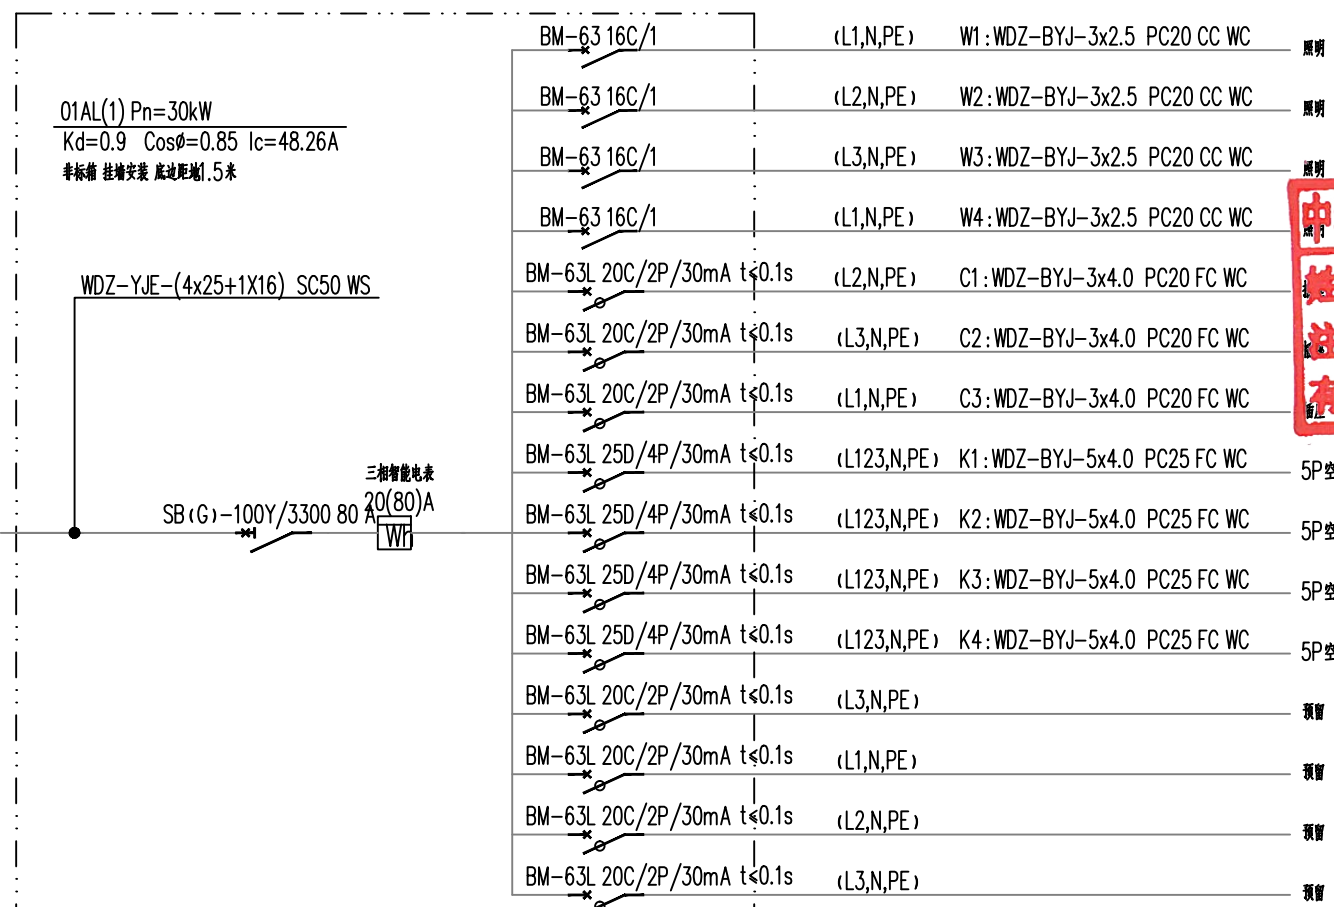

01AL1配电箱系统图(共计1台)

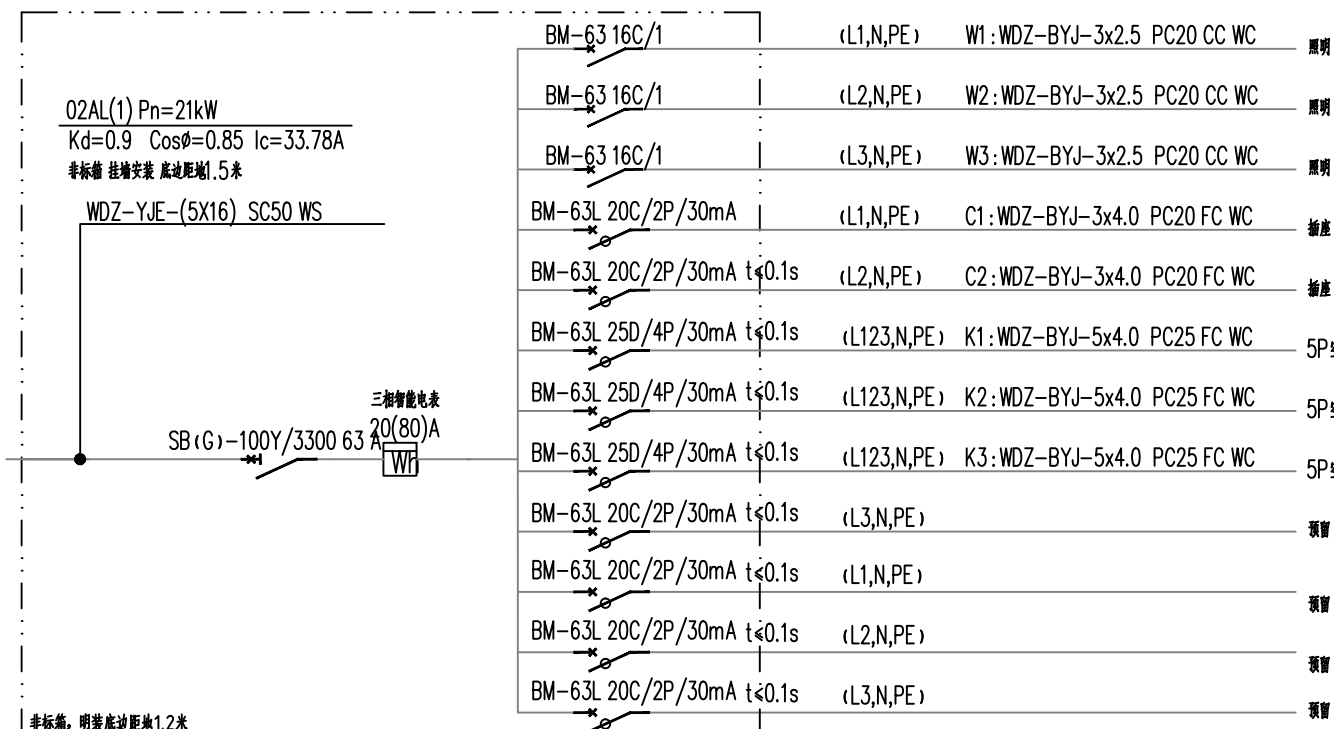

02AL1配电箱系统图(共计1台)

注:


1. 弱电线路出弱电配线槽或弱电线槽后, 线路支线穿线管, 1根穿JDG16, 2根穿JDG20, 3根穿JDG25

注2:

- 电话、数据、电视引入的线路, 规格由当地相关业务经营商及安装单位提供, 并应符合《综合布线系统工程验收规范》。引入建筑应采用G.652D光缆, 接入选用普通光缆(G.657);
- 本图仅预留管槽, 设备尺寸应以建设单位选定的产品说明为准;
- 进出线由专业公司安装D类高能量电涌保护器。
- 各多家电、电话、数据信息经营商的引入管槽(3XSC50)

视频监控示意图

1. 监控线路出弱电配线槽后, 线路支线穿线管, 1根穿JDG20, 2根穿JDG25, 3根穿JDG32; 大于3根分管敷设。

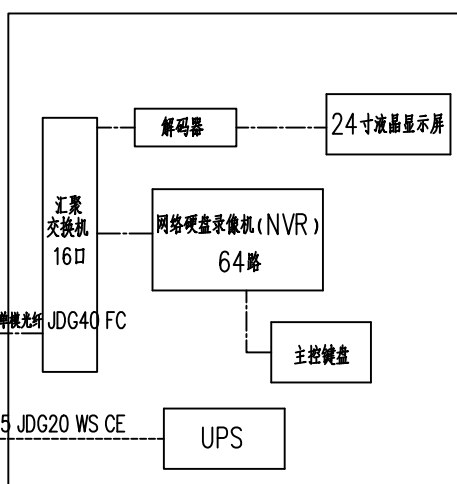

说明:

- 版权所有, 所有尺寸须以标注为准, 不准在图纸上直接量取, 施工单位须现场校核尺寸, 本图加盖出图章为有效版本。
- 此图纸必须经图审机构审查合格盖章, 并经消防审批部门审查合格盖章后方可施工

工程设计出图专用章:

STAMP OF ARCHITECTURAL DESIGN

工程设计文件出图专用章

单位名称: 中晏建设集团有限公司  
资质范围: 建筑行业(建筑工程) 农林行业  
(农业综合开发生态工程) 专业乙级  
证书编号: A251026966  
有效期至: 2024年12月31日

(未盖专用章本图无效)

中华人民共和国一级注册建筑师

姓名: 张振兴

注册号: 5100964-002

有效期: 至2025年07月



中华人民共和国一级注册结构工程师

姓名: 吕学涛

注册号: 5102696-S003

有效期: 至2024年06月



(未盖专用章本图无效)

中晏建设集团有限公司  
Zhongyan Construction Group Co., Ltd  
建筑行业(建筑工程)乙级  
证书编号: A251026966

本图版权属我公司所有, 除该工程外对本图的任何用途和复制, 须获得我公司的书面许可。  
THE OWNERSHIP OF THE COPYRIGHT IN THIS DRAWING IS RETAINED BY ZHONG YAN CONSTRUCTION GROUP CO., LTD. ANY REUSE OR REPRODUCTION OF THIS DRAWING WITHOUT WRITTEN CONSENT MUST BE OBTAINED BEFORE ANY USE OR REPRODUCTION OF THIS DRAWING.

签署栏

制图	黄湘仁	黄湘仁
设计	黄湘仁	黄湘仁
校对	丁海明	丁海明
专业负责人	曹永雷	曹永雷
项目负责人	吕学涛	吕学涛
审核	丁海明	丁海明
审定	张宏	张宏

会签栏

建筑	电气
结构	暖通
给排水	智能

建设单位: 巴中市巴州区教育和体育局

工程名称: 巴中市巴州区全民健身中心建设项目

图纸名称: 配电系统图

设计编号: ZY20240-01 图号: DS-04

设计阶段: 施工图 版次: 第一版

比例: 1:100 日期: 2024.05