


二层照明插座平面图 1:100

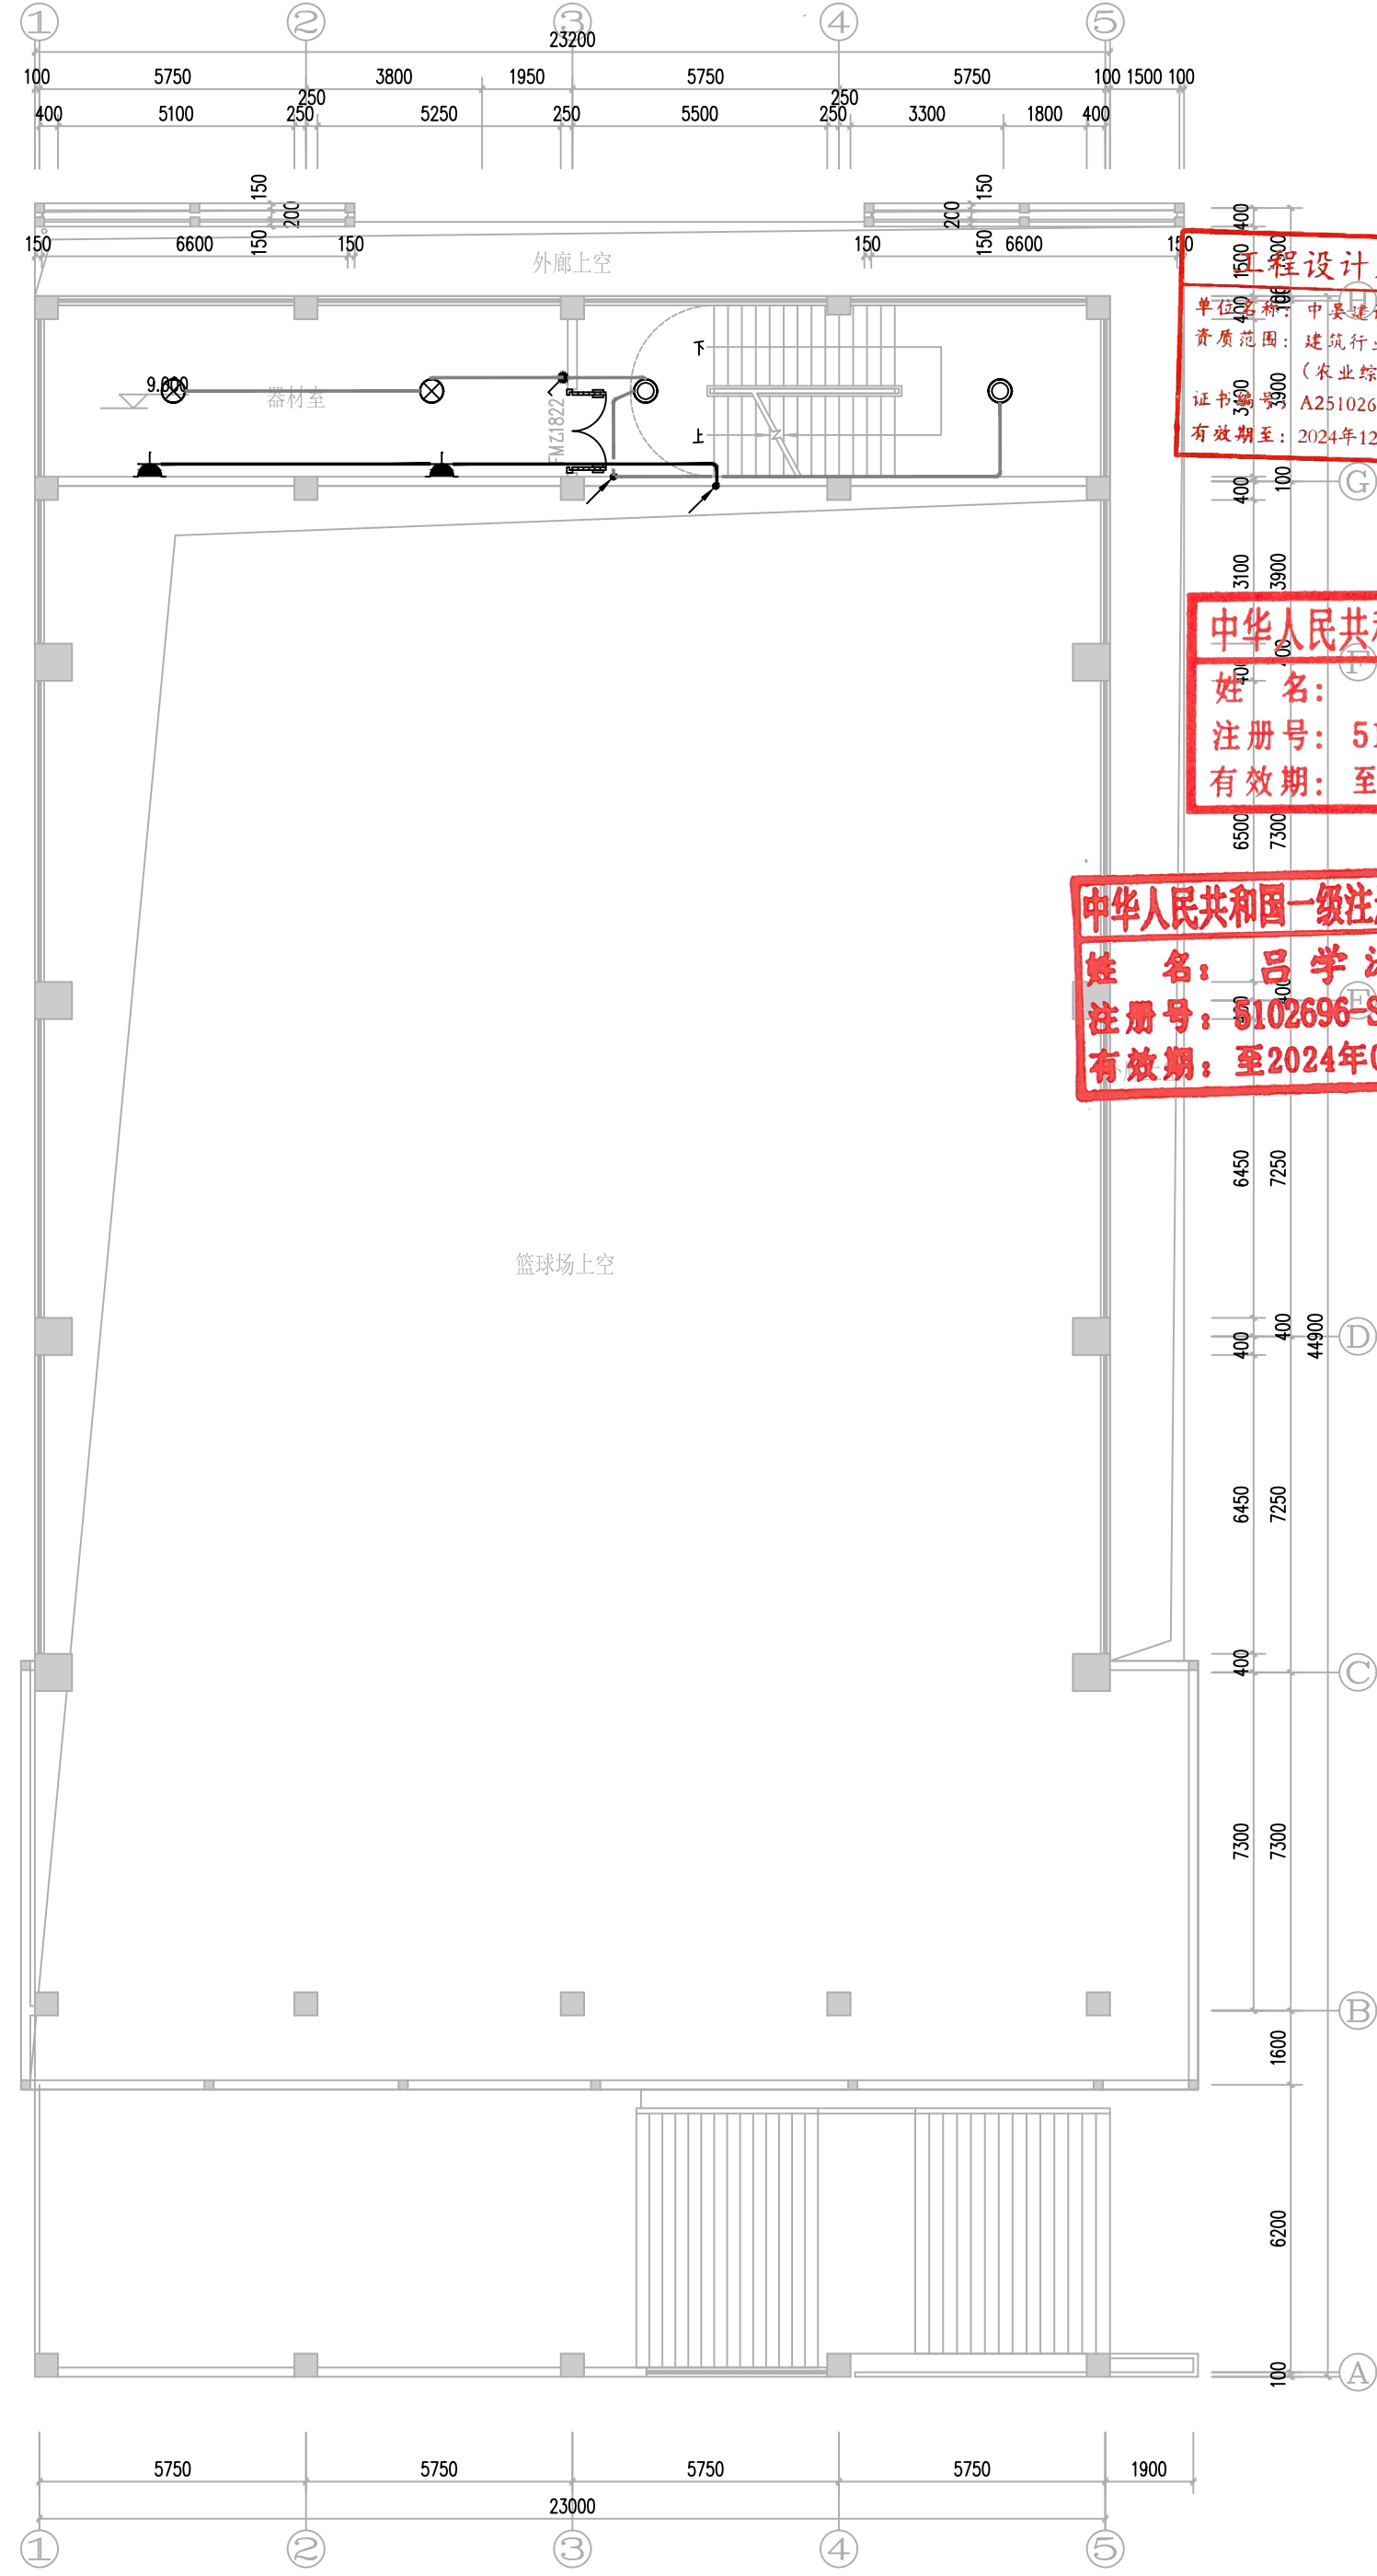

9.000篮球馆上空照明插座平面图 1:100

说明: 1. 版权所有,所有尺寸须以标注为准,不准在图纸上直接量取,施工单位须现场校核尺寸,本图加盖出图章为有效版本。 2. 此图纸必须经图纸审核机构审查合格盖章并经消防审批部门审查合格盖章后方可施工			
工程设计出图专用章: STAMP OF ARCHITECTURAL DESIGN			
工程设计文件出图专用章 单位: 中晏建设集团有限公司 资质范围: 建筑行业(建筑工程)、农林行业(农业综合开发生态工程)专业乙级 证书编号: A251026966 有效期至: 2024年12月31日			
(未盖专用章本图无效)			
注册师签章: STAMPED SIGNATURE			
中华人民共和国一级注册建筑师 姓名: 张振兴 注册号: 5100964-002 有效期: 至2025年07月			
(未盖专用章本图无效)			
中华人民共和国一级注册结构工程师 姓名: 吕学涛 注册号: 5102696-S003 有效期: 至2024年06月			
中晏建设集团有限公司 Zhongyan Construction Group Co., Ltd 建筑行业(建筑工程)乙级 证书编号: A251026966			
图版权属我公司所有,除该工程外对本图的任何用途和复制,须获得我公司的书面许可。 THE OWNERSHIP OF THE COPYRIGHT IN THIS DRAWING IS RETAINED BY ZHONG YAN CO., LTD. WRITER'S CONSENT MUST BE OBTAINED BEFORE ANY USE OR REPRODUCTION OF THIS DRAWING.			
签署栏			
制图	黄湘仁	黄湘仁	
设计	黄湘仁	黄湘仁	
校对	丁海明	丁海明	
专业负责人	曹永雷	曹永雷	
项目负责人	吕学涛	吕学涛	
审核	丁海明	丁海明	
审定	张宏	张宏	
会签栏			
建筑		电气	
结构		暖通	
给排水		智能	
建设单位	巴中市巴州区教育和体育局		
工程名称	巴中市巴州区全民健身中心建设项目		
图纸名称	二层照明插座平面图 9.000篮球馆上空照明插座平面图		
设计编号	ZY20240-01	图号	DS-07
设计阶段	施工图	版次	第一版
比例	1:100	日期	2024.05